


南風館平面図（現況） ※詳細については、仕様書及び現地確認をすること。

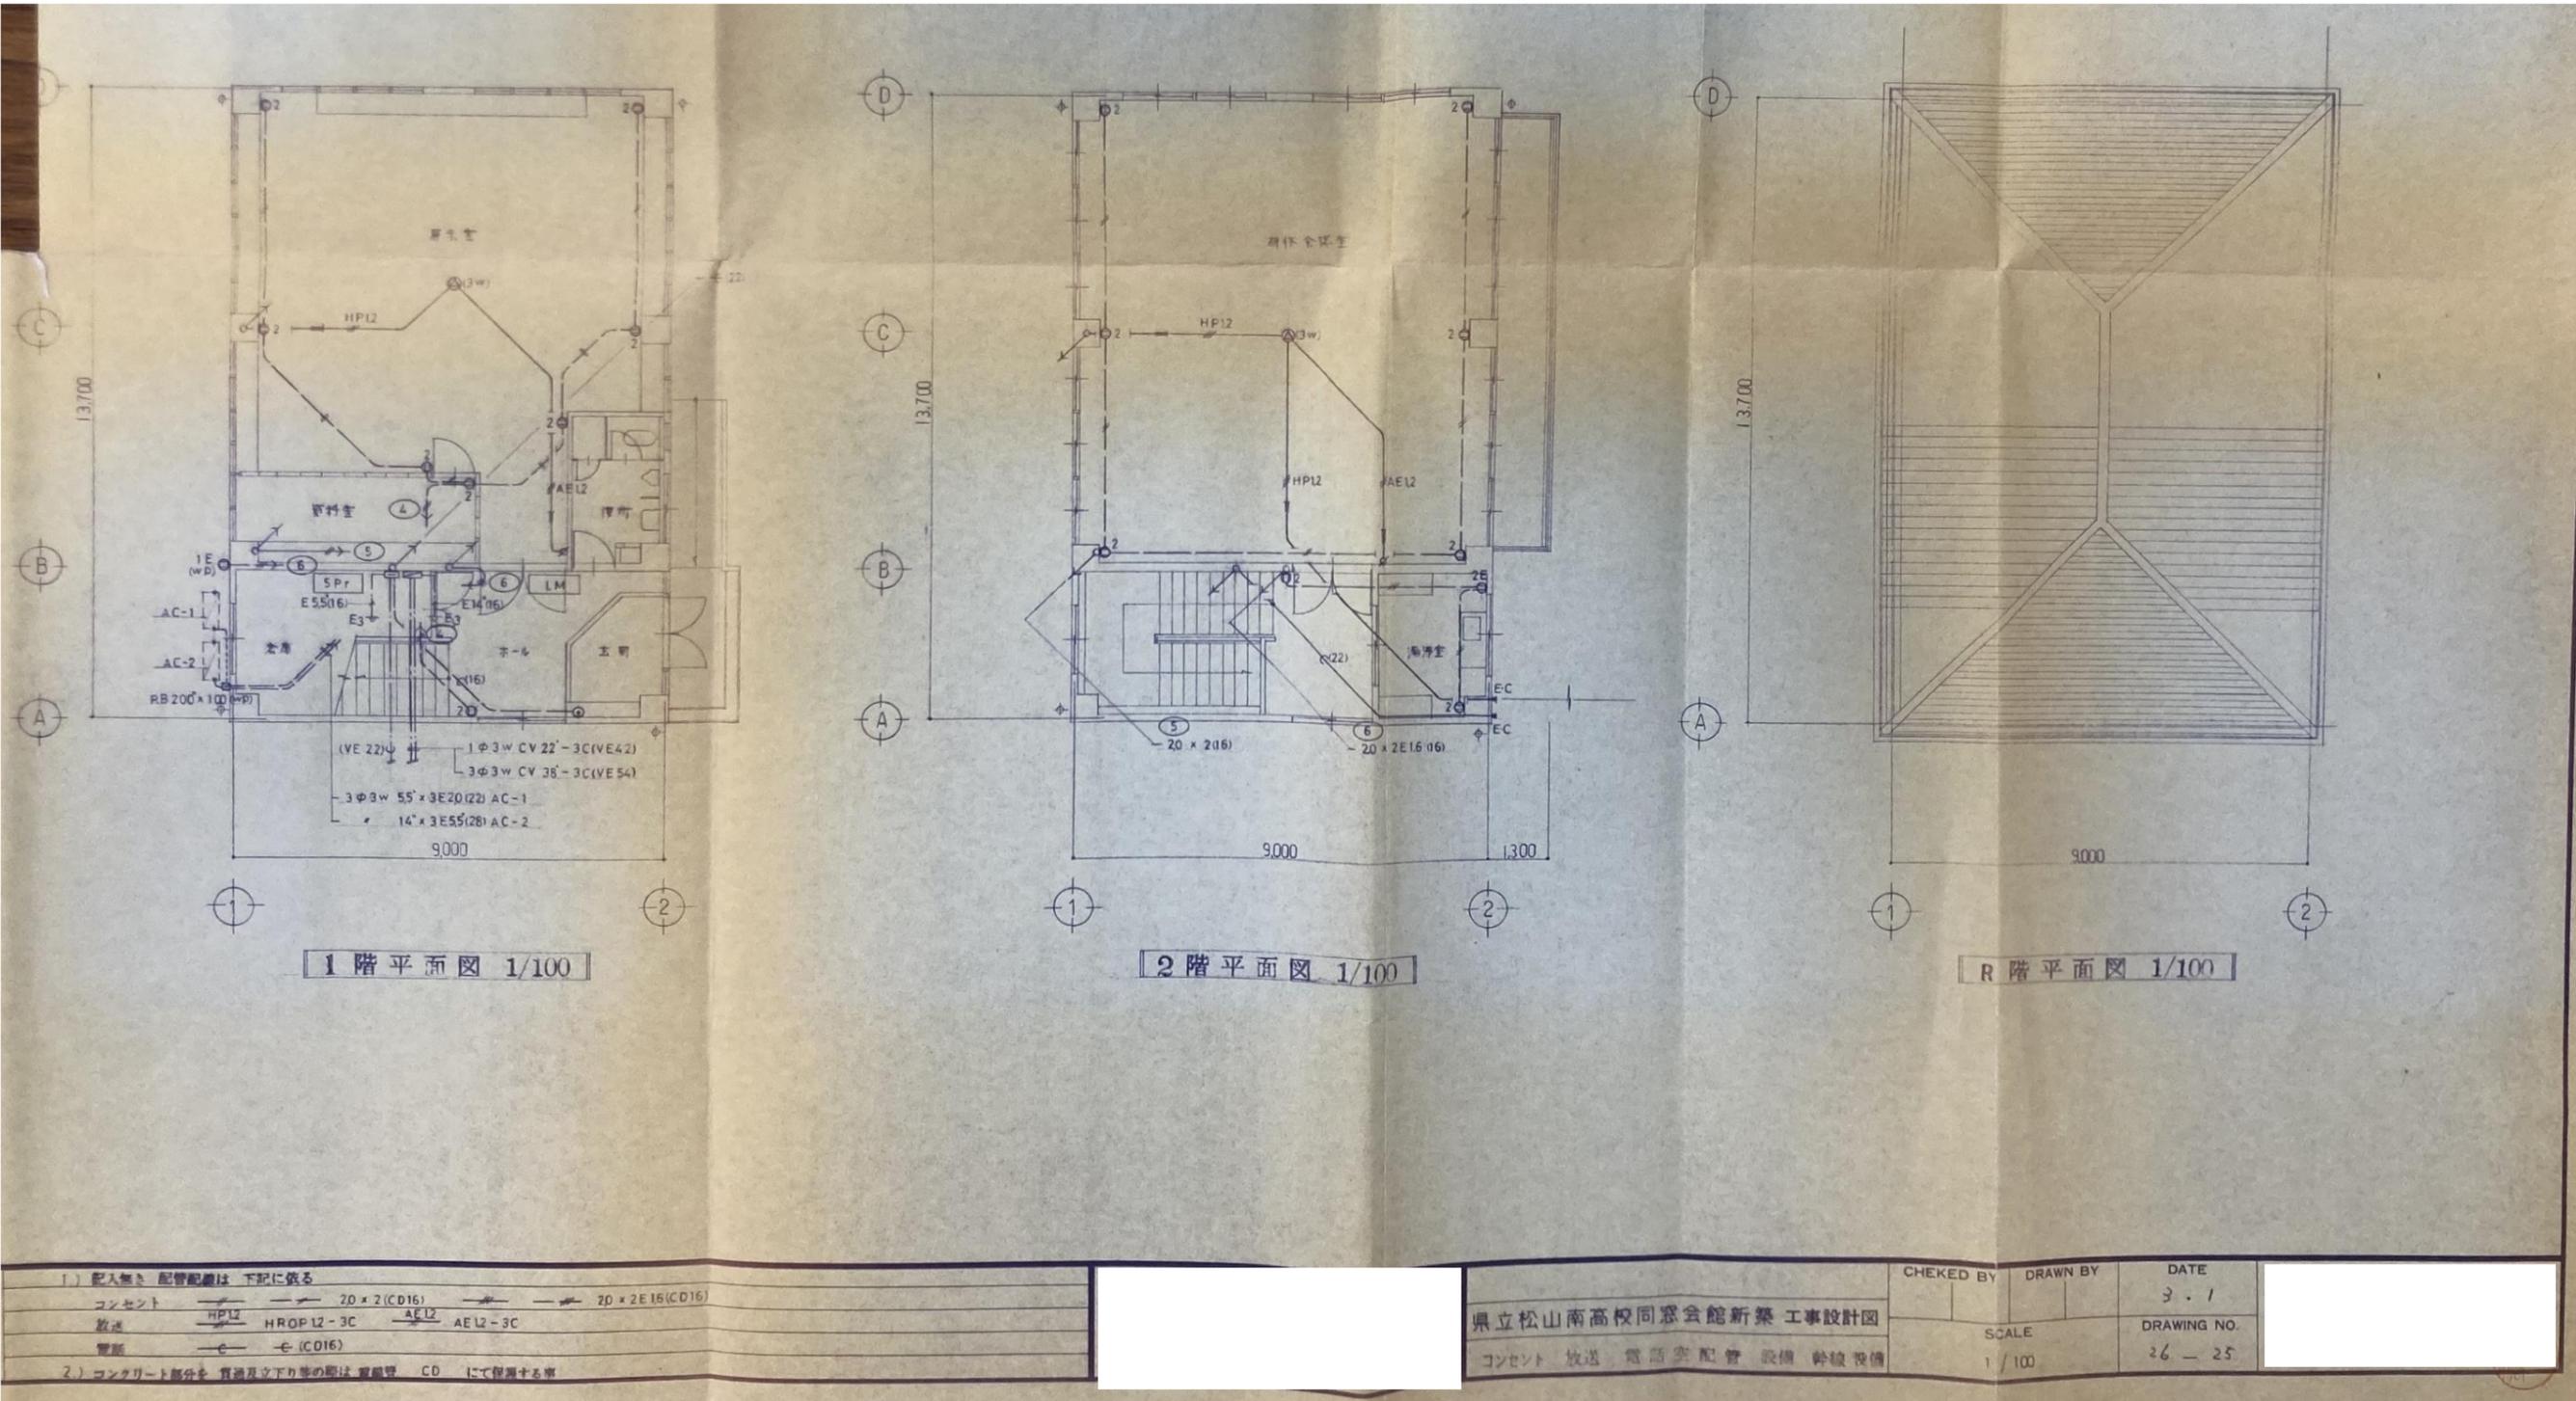

1階平面図 1/100

2階平面図 1/100


R階平面図 1/100

1) 配入無き 配管配線は 下記に依る
 コンセント $\text{---} 20 \times 2 (CD16) \text{---}$ $\text{---} 20 \times 2 E16 (CD16) \text{---}$
 放送 $\text{---} HP12 \text{---}$ $\text{---} HROP12-3C \text{---}$ $\text{---} AE12-3C \text{---}$
 電話 $\text{---} e \text{---}$ $\text{---} e (CD16) \text{---}$
 2) コンクリート部分を 貫通及下り等の際は 貫通管 CD にて保護する事




県立松山南高校同窓会館新築 工事設計図
 コンセント 放送 電話 配管 設備 幹線設備


CHEKED BY	DRAWN BY	DATE
		3.1
SCALE		DRAWING NO.
1/100		26-25

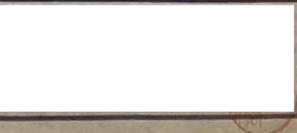

南風館矩形図（現況） ※詳細については、仕様書及び現地確認をすること。

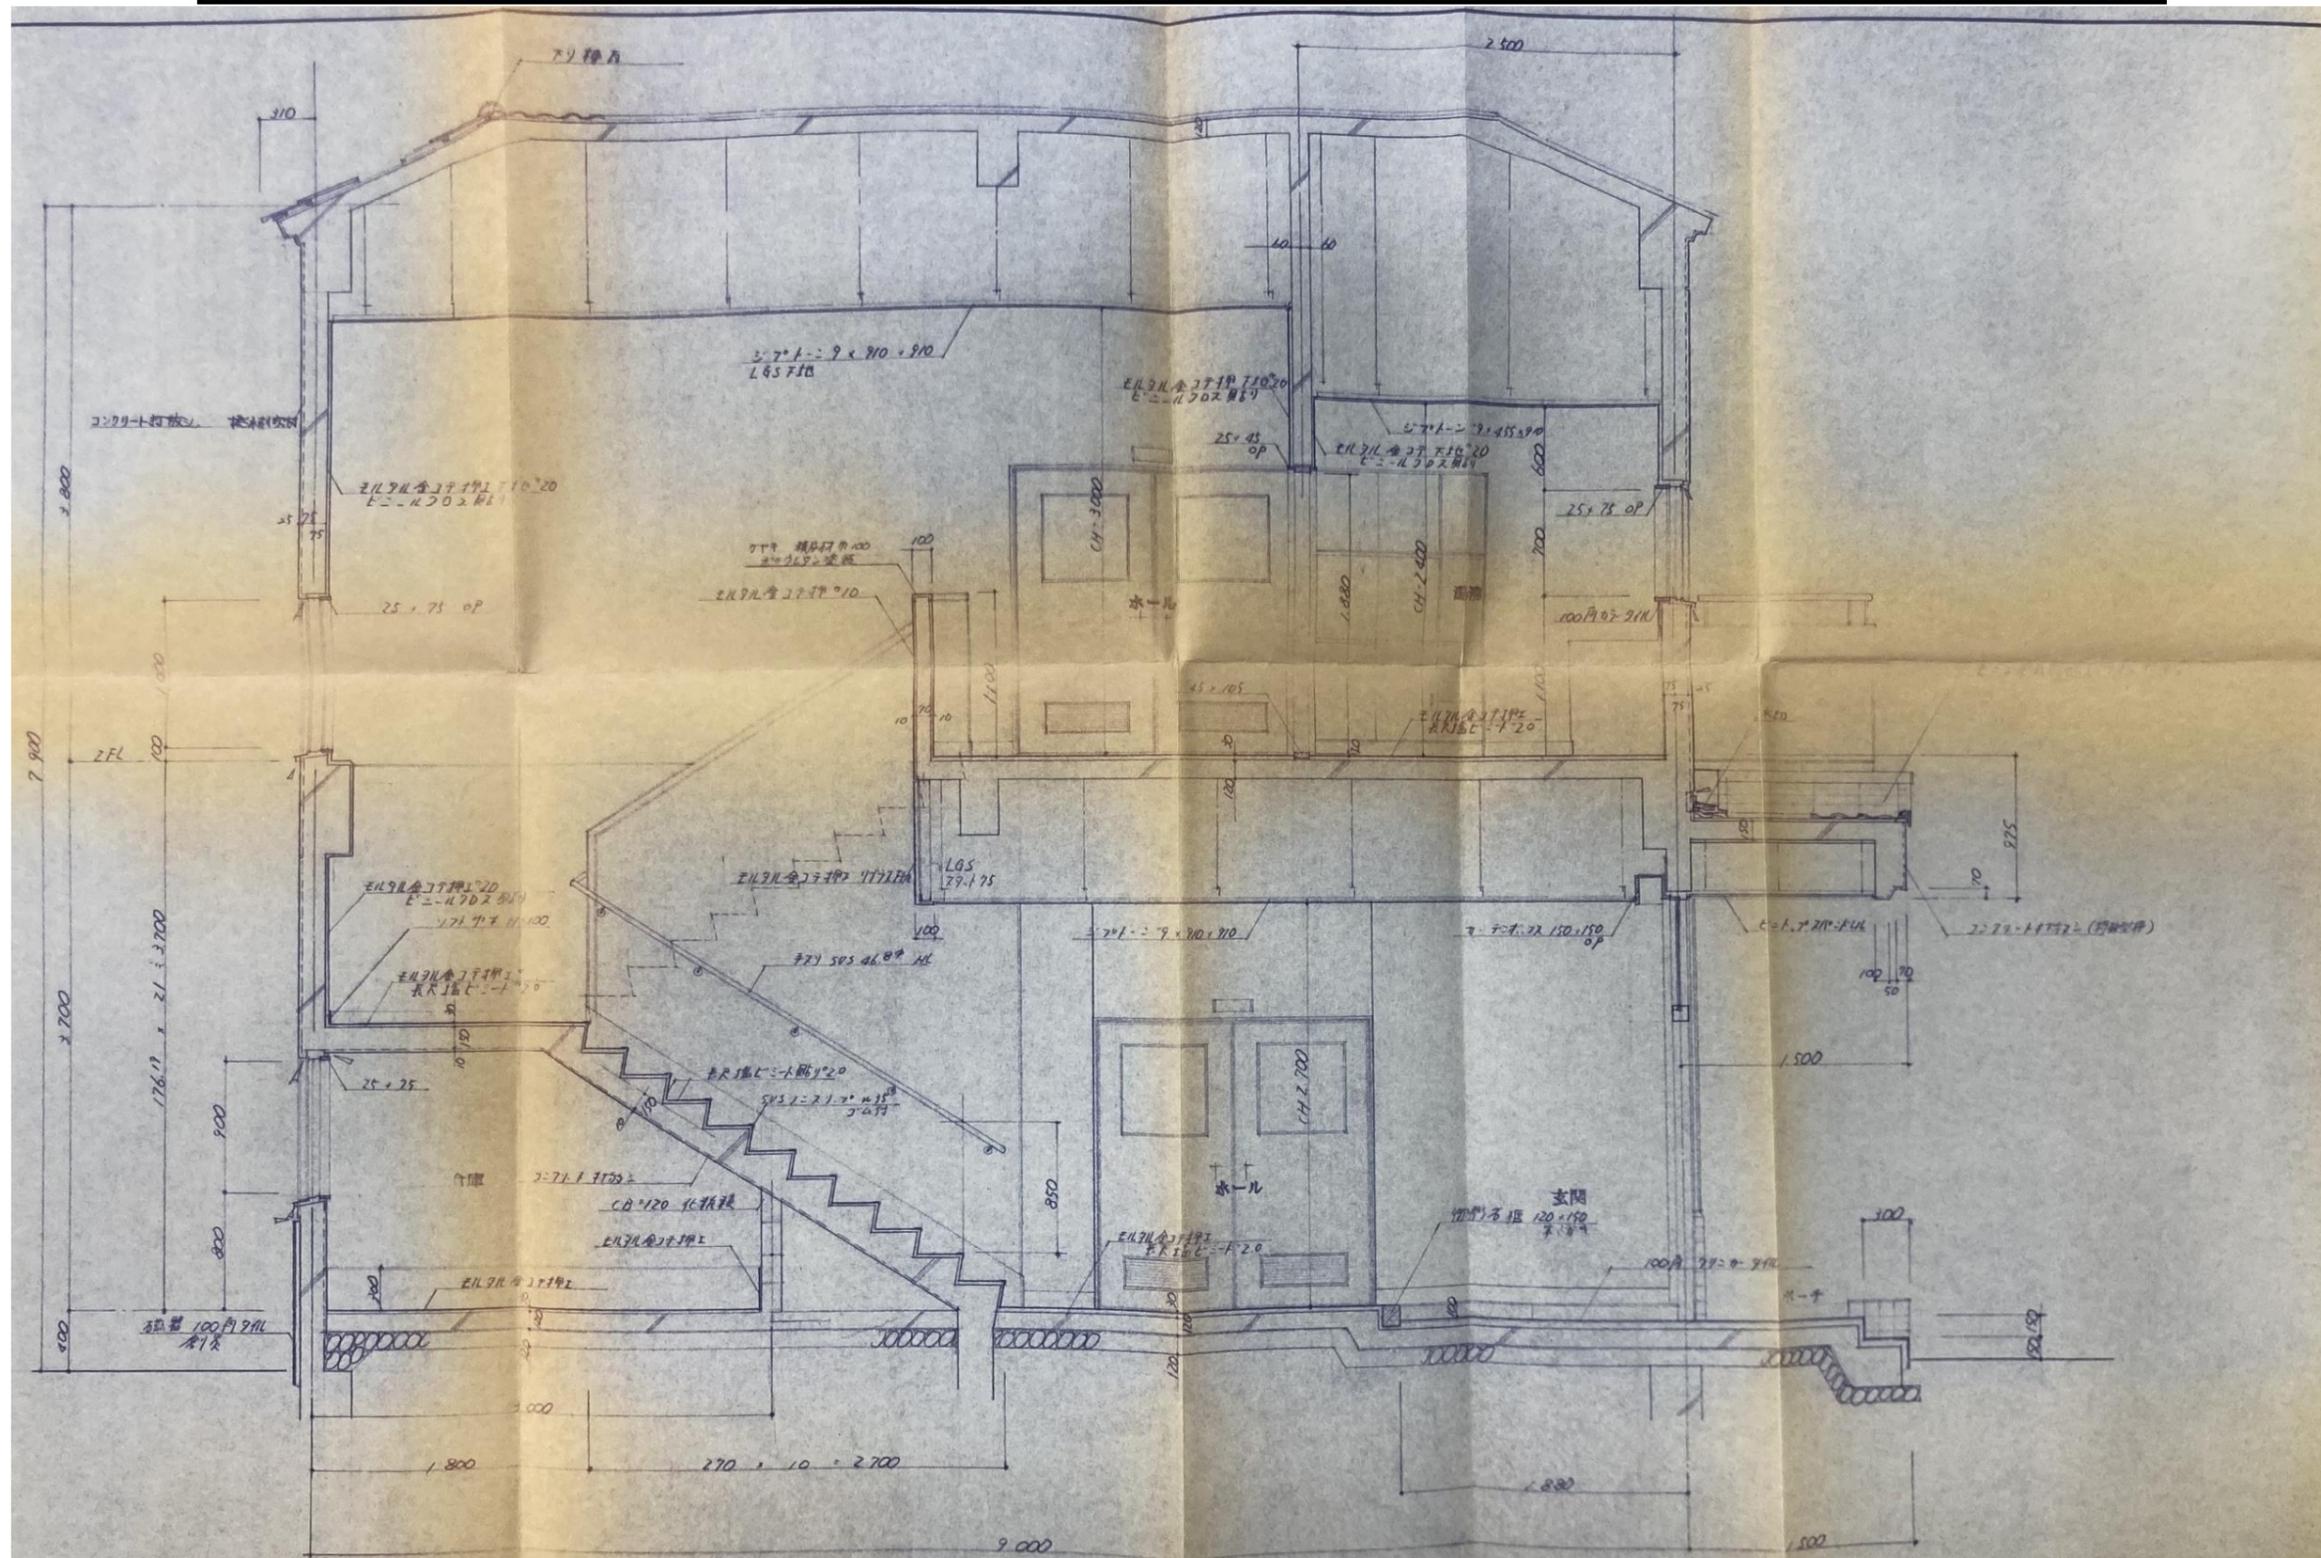

矩計図 1/30

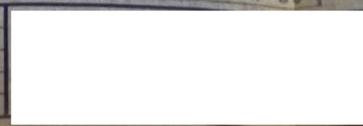

県立松山南高校同窓会館新築 工事設計図
 矩計図

CHECKED BY	DRAWN BY	DATE
		3.1
SCALE	DRAWING NO.	
1/30	26-5	

